


Rua Ângelo Antônio Schiavinato

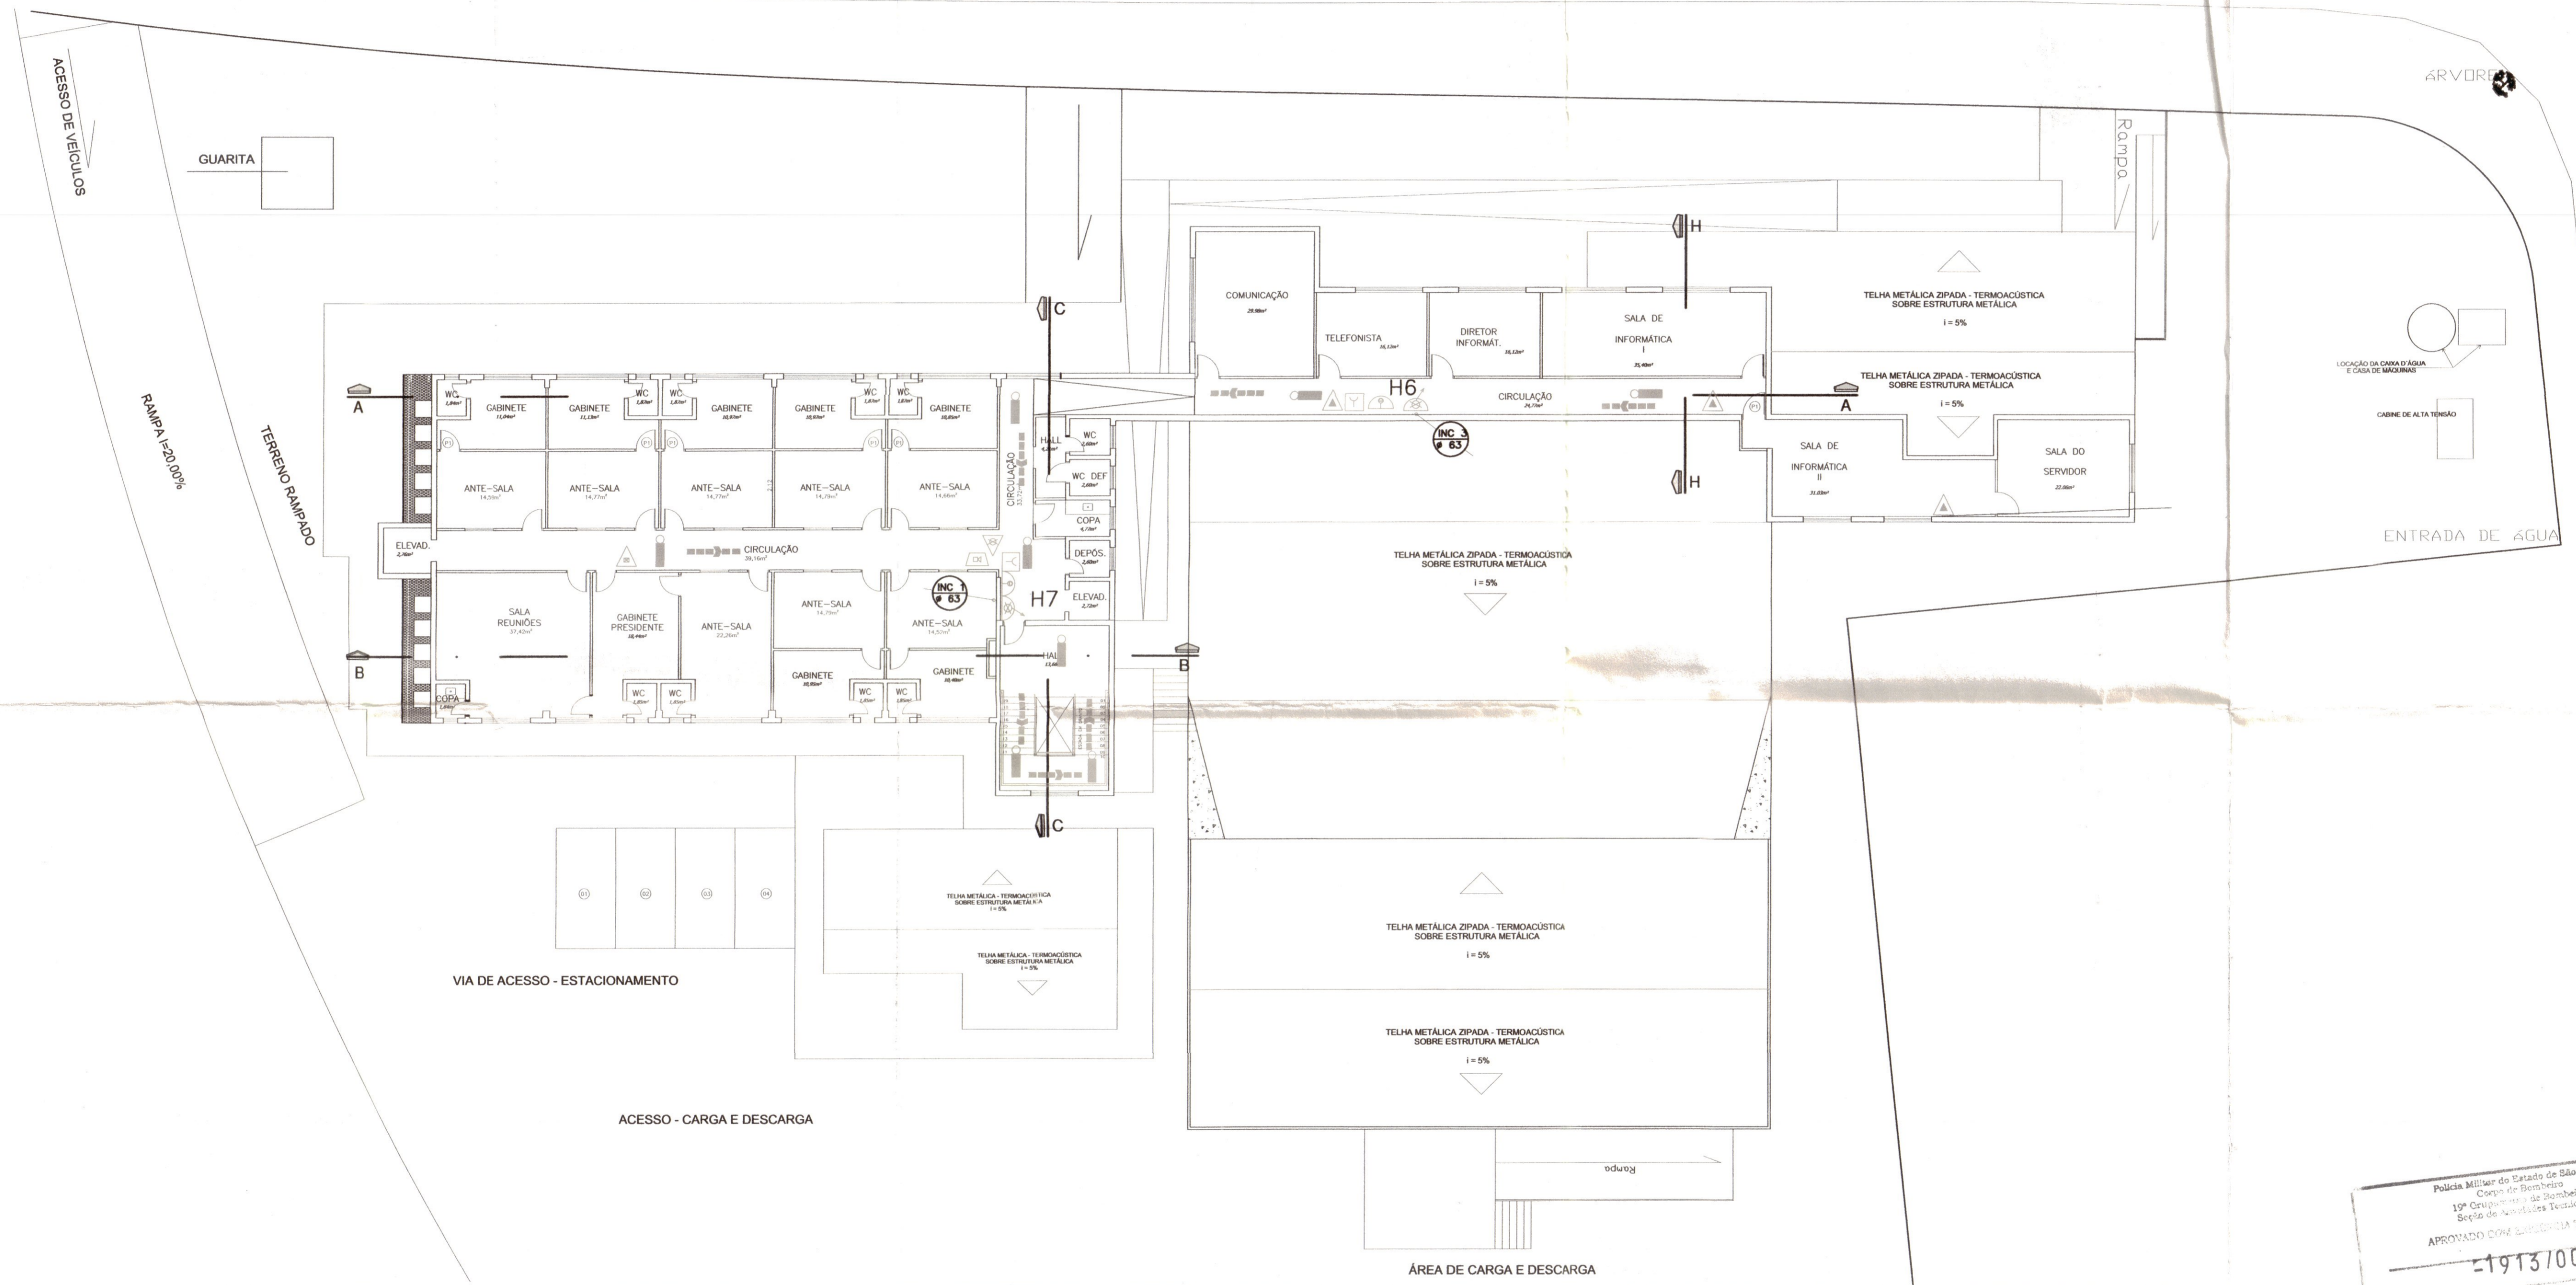

PLANTA BAIXA – NÍVEL 3,50M  
ESCALA 1:150

Avenida Joaquim Alves Corrêa (asfalto)

Fis. nº 497 Rub. AP  
Proc. Nº/Ano: 4378/08

Polícia Militar do Estado de São Paulo  
Corpo de Bombeiros  
Batalhão de Atividades Especiais  
APROVADO COM RESERVA TÉCNICA  
19131003/12  
19ºGB  
Andre Luiz Bicudo  
Cap PM do SAT 19º GB

Proprietário: *[Signature]*  
Resp. Técnico: *[Signature]*

Folha 05/10	PLANTA BAIXA - NÍVEL 3,50	Esc. - 1:150
Assunto:	PROJETO TÉCNICO DE PROTEÇÃO CONTRA INCÊNDIO	
Ocupação:	PRÉDIO CAMARA MUNICIPAL	
Local:	R: ANGELO ANTONIO SCHIAVINATO, S/N°	
resp. pelo uso:	PREFEITURA MUNICIPAL DE VALINHOS	
Resp. Técnico:	MASSATOSHI YONEMOTO	
Área do Terreno:	6.418,39 m <sup>2</sup>	Área Construída: 3.389,05 m <sup>2</sup>
Desenhista:		