


Rua Ângelo Antônio Schiavinato

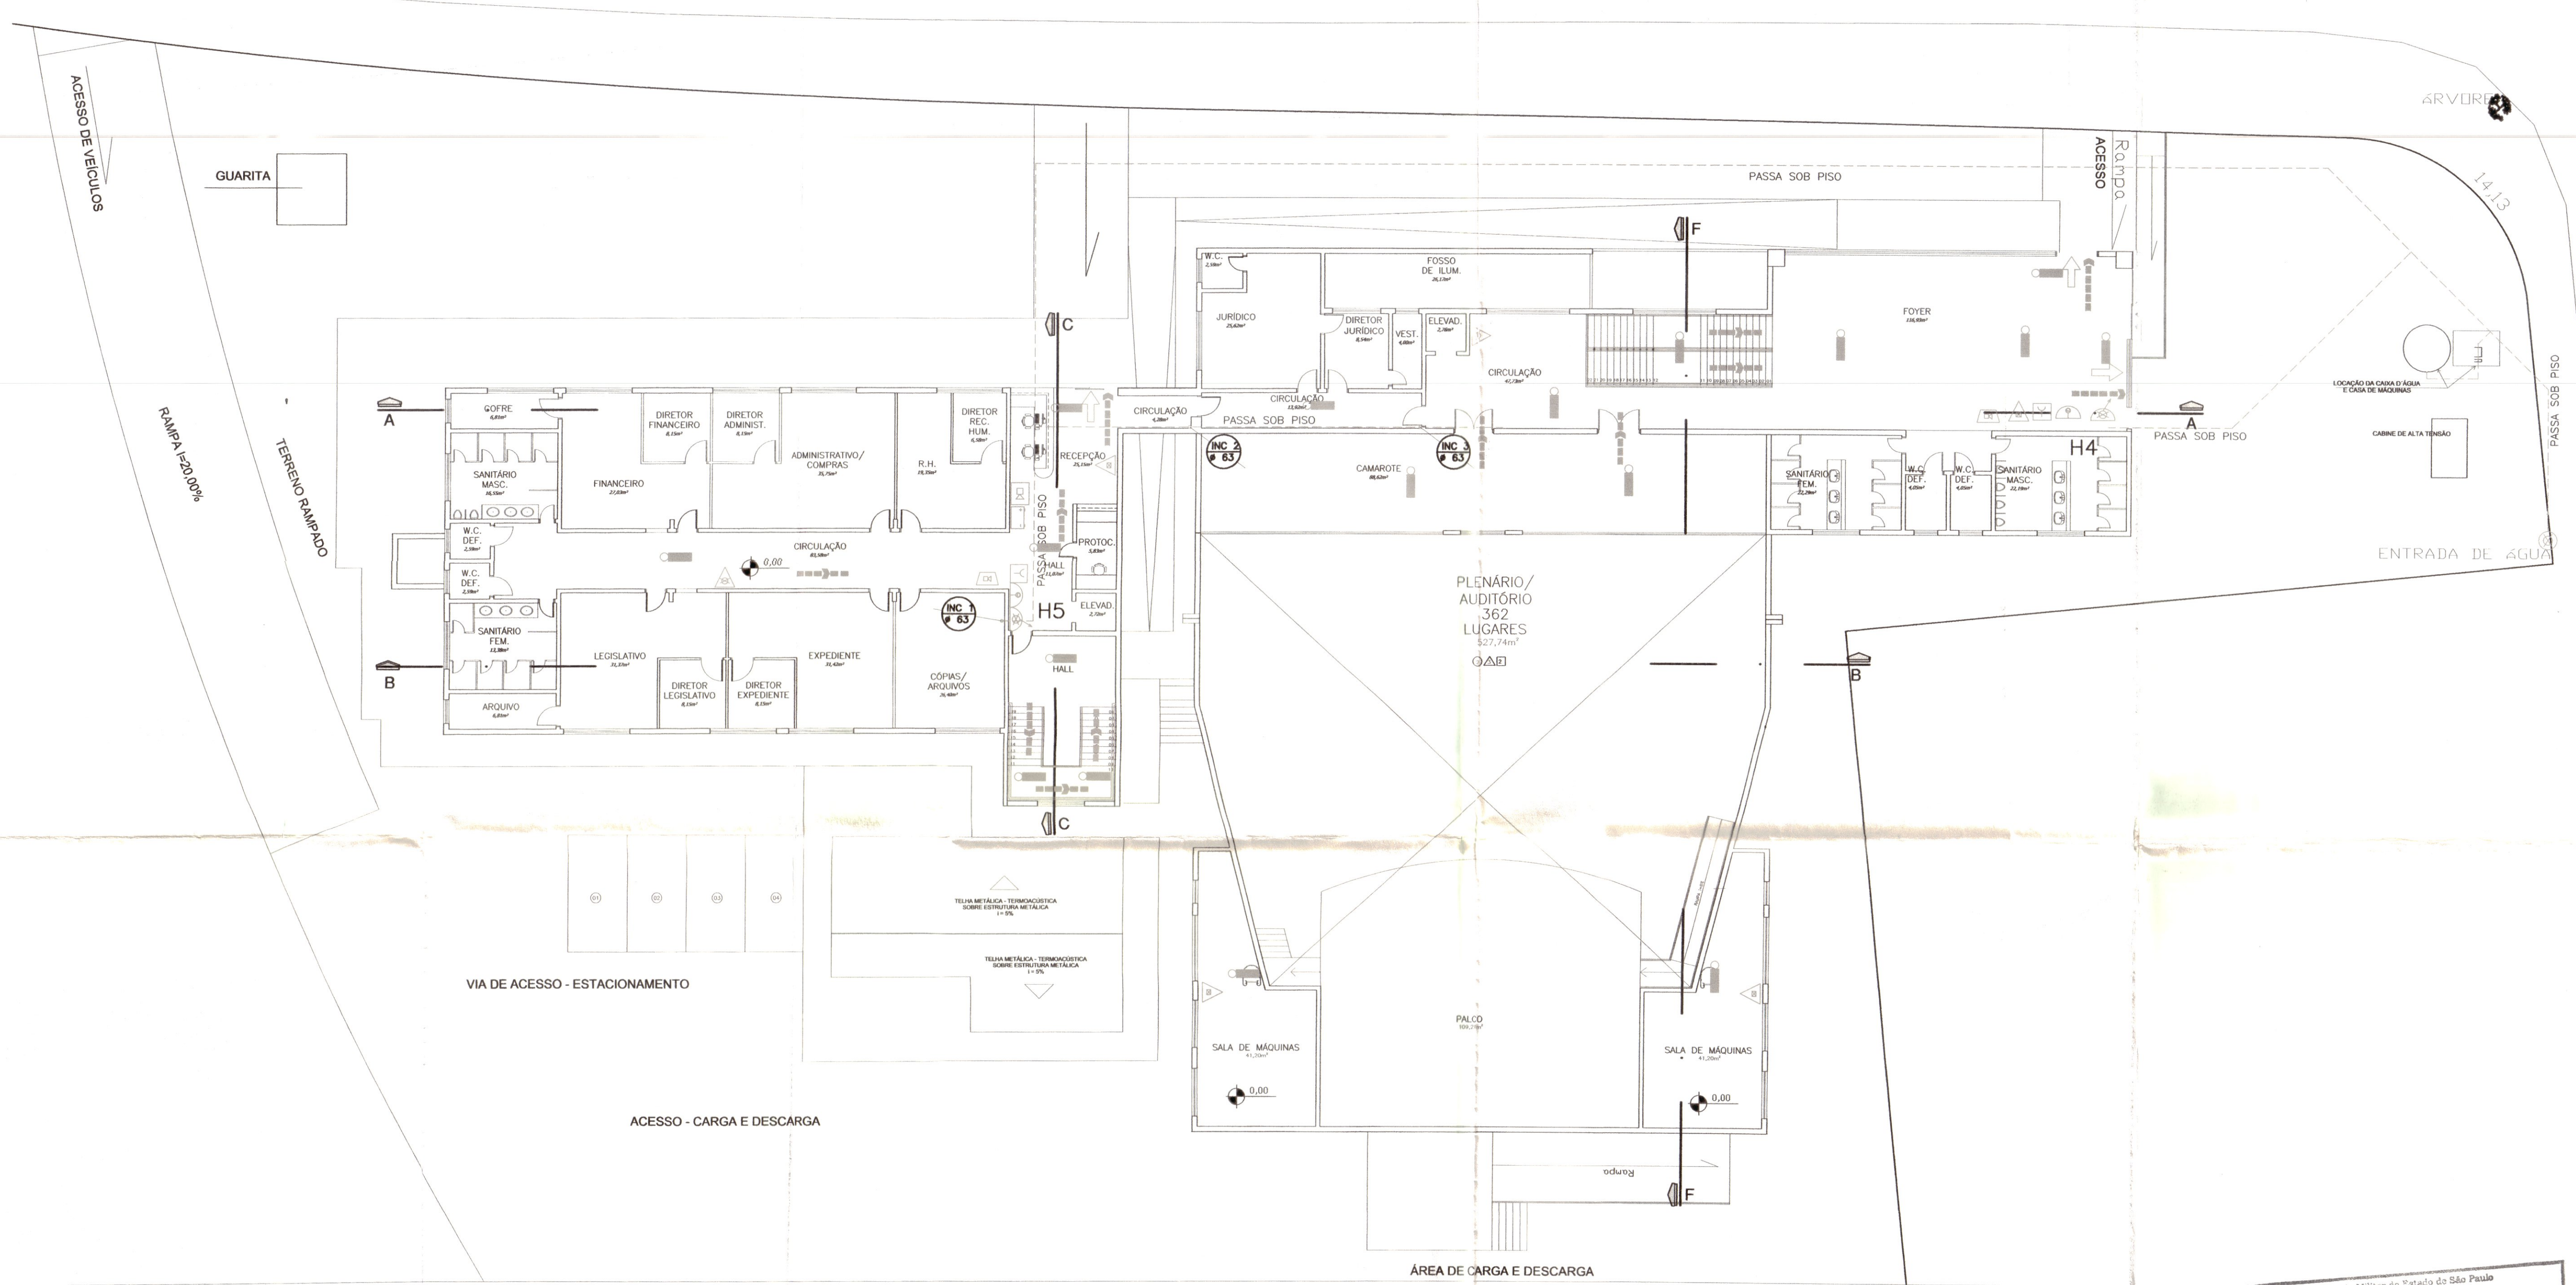

PLANTA BAIXA – NÍVEL 0,00M
ESCALA 1:150

Fis. nº 496 R. 8P
Proc. Nº/Ano: 4378/08

Polícia Militar do Estado de São Paulo
Corpo de Bombeiros
19ª Companhia de Bombeiros
Seção de Atividades Técnicas
APROVADO COM ENGENHARIA TÉCNICA
1913/0003/12
19ºGB
André Luiz Bicudo
Cap. PM/CAE-190 GB

Proprietário

Romp. Técnico

Folha 04/10	PLANTA BAIXA – NÍVEL 0,00	Esc. - 1:150
Assunto:	PROJETO TÉCNICO DE PROTEÇÃO CONTRA INCÊNDIO	
Ocupação:	PRÉDIO CAMARA MUNICIPAL	
Local:	R: ANGELO ANTONIO SCHIAVINATO, S/N*	
resp. pelo uso:	PREFEITURA MUNICIPAL DE VALINHOS	
Resp. Técnico:	MASSATOSHI YONEMOTO	
Área do Terreno:	6.418,39 m²	Área Construída: 3.389,05 m²
Desenhista:		